


# PLANO EXPANSÃO




## DETALHE ABRIGO DIGITAL

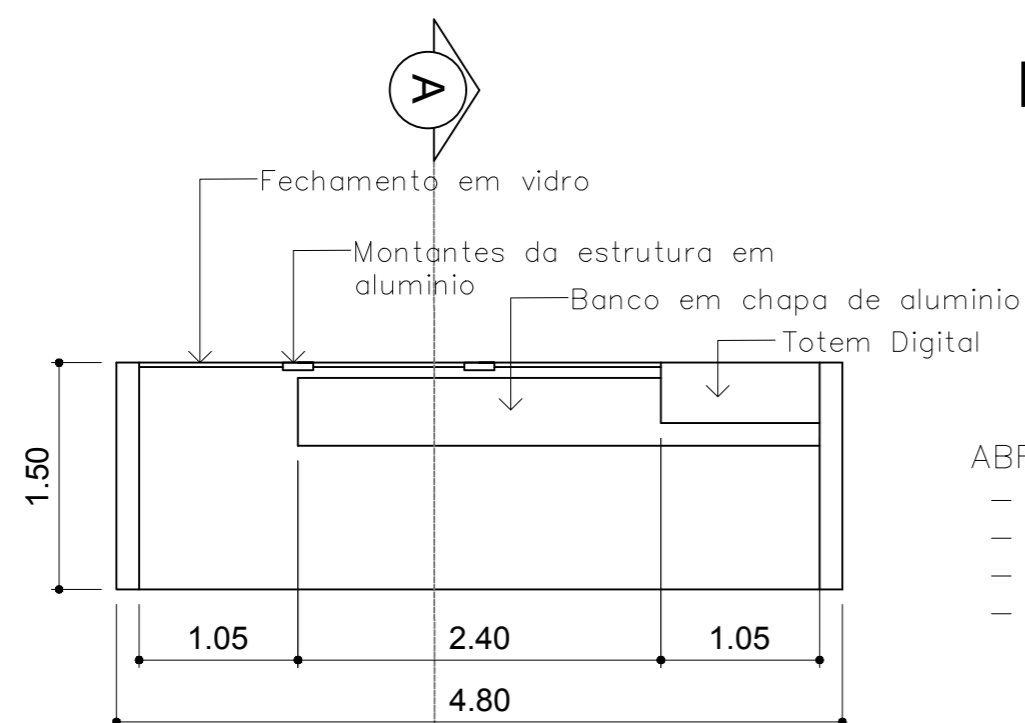


PLANTA BAIXA  
escala 1:50


- ABRIGO DIGITAL
- 6 pontos de tomada (USB);
  - Totem digital com tela e LED para informação;
  - Placa solar para iluminação local e tomadas;
  - Total de 3 abrigos lado a lado.

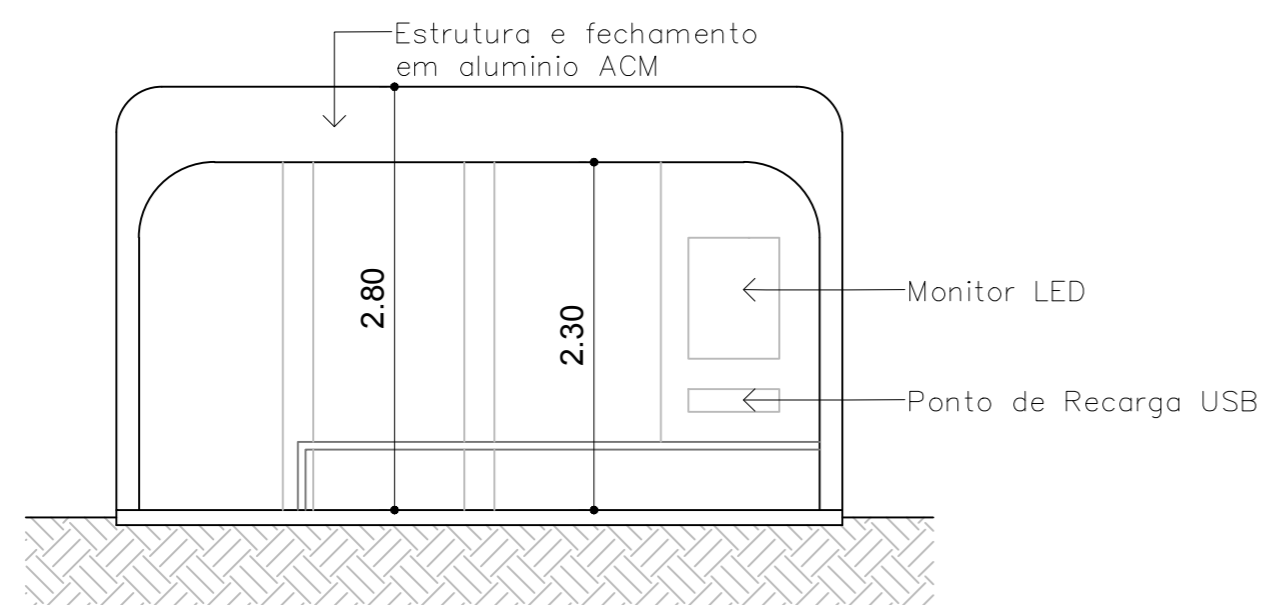

ELEVAÇÃO FRONTAL  
escala 1:50

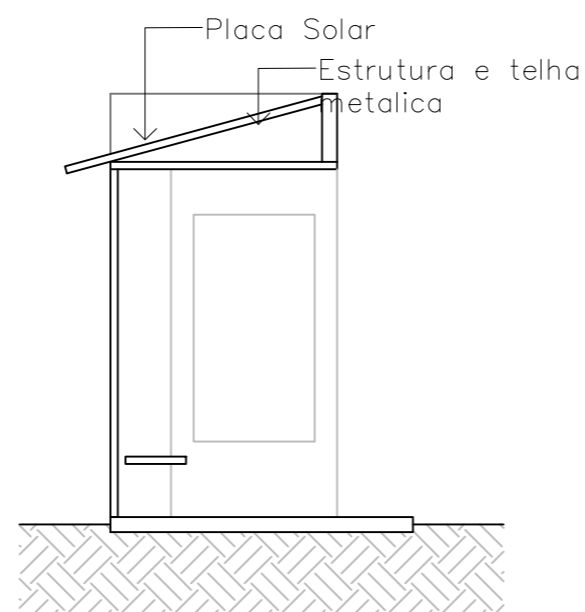


CORTE AA  
escala 1:50

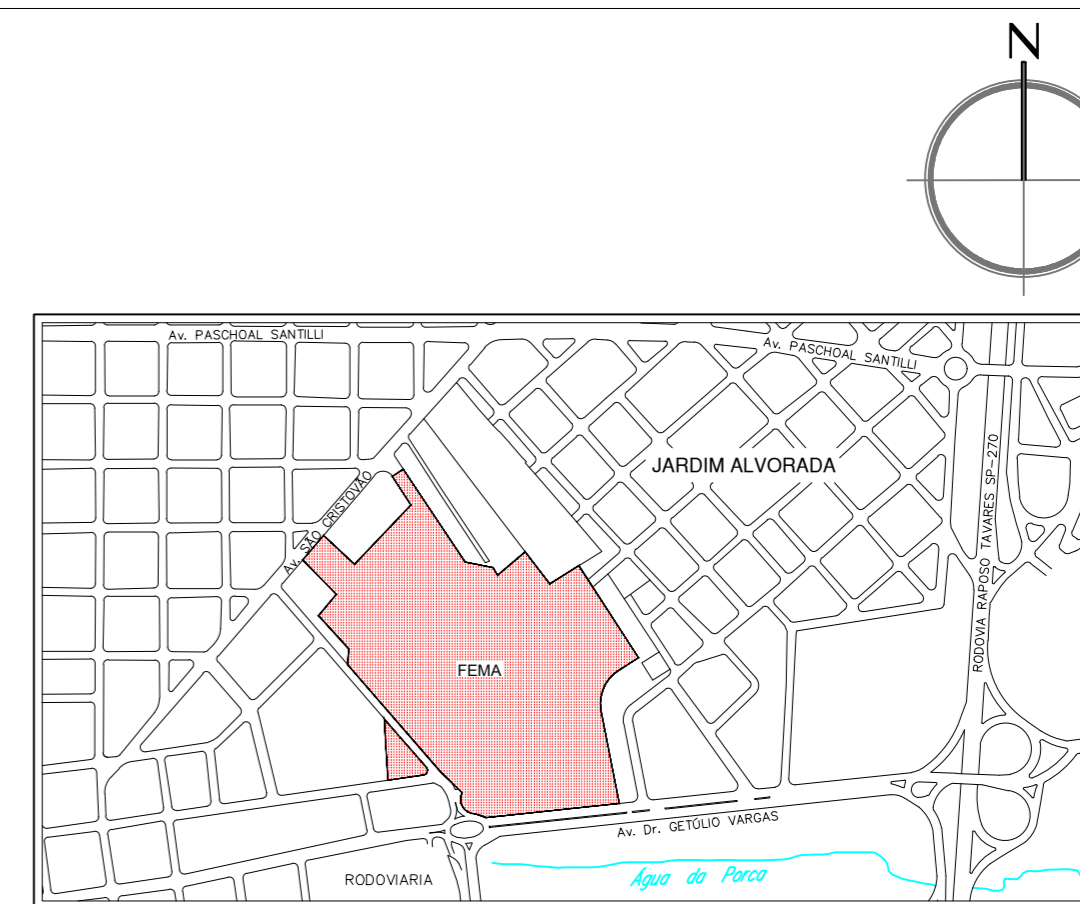

PLANTA DE LOCALIZAÇÃO  
SEM ESCALA

Rev	Data	Descrição	Aprov.
3			
2			
1			
0	28/09/2018	EMISSÃO INICIAL	MMM

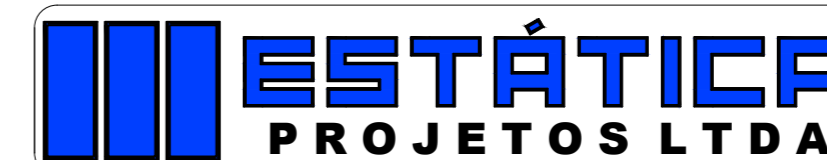

R. CARMO CHADDI, Nº 975 - VL. GASPARGASPAR  
CEP: 19.880-000 - CÂNDIDO MOTA/SP  
CNPJ: 26.413.024/0001-66  
TEL.: (18) 9.9775-3463  
marcelomanfom@yahoo.com.br  
estaticaeng@yahoo.com.br

ASSUNTO <b>REFORMULAÇÃO FACHADA- EXPANSÃO FEMA</b>	PRANCHA Nº
CLIENTE <b>Fundação Educacional do Município de Assis - FEMA</b>	<b>AB 01</b>
OBRA <b>ABRIGO DIGITAL - PONTO DE ONIBUS</b>	REV. Nº
LOCAL <b>AVENIDA GETÚLIO VARGAS, Nº 1.200</b>	<b>00</b>
TÍTULO <b>PROJETO DO ABRIGO DIGITAL - PONTO DE ONIBUS</b>	
DIRETOR EXECUTIVO E DIRETOR DA FEMA PROFº MESTRE EDUARDO AUGUSTO VELLA GONÇALVES	PRESIDENTE DA FEMA ARILDO JOSE DE ALMEIDA
Data 13/09/2018	Autor do Projeto
Desenho RF-FEMA-R00	Formato 960x660
Escala INDICADA Engº Civil Marcelo Manfio Maia CREA/SP 5062319196	